

Здание			
вид объекта недвижимости			
Лист № 82 раздела 7	Всего листов раздела 7: 116	Всего разделов: 5	Всего листов выписки: 2395

28.06.2026г. № КУВИ-001/2026-81527410

Кадастровый номер: 50:12:0101103:3030

135 8	50:12:0101103:3430	-1	K3	Нежилое	данные отсутствуют	4.8
135 9	50:12:0101103:3432	-1	K4	Нежилое	данные отсутствуют	4.8
136 0	50:12:0101103:3433	-1	K5	Нежилое	данные отсутствуют	7.2
136 1	50:12:0101103:3434	-1	K6	Нежилое	данные отсутствуют	5.8
136 2	50:12:0101103:3435	-1	K7	Нежилое	данные отсутствуют	4.8
136 3	50:12:0101103:3436	-1	K8	Нежилое	данные отсутствуют	4.8
136 4	50:12:0101103:3437	-1	K9	Нежилое	данные отсутствуют	4.9
136 5	50:12:0101103:3438	-1	K10	Нежилое	данные отсутствуют	8.3
136 6	50:12:0101103:3439	-1	K11	Нежилое	данные отсутствуют	4
136 7	50:12:0101103:3440	-1	K12	Нежилое	данные отсутствуют	3
136 8	50:12:0101103:3441	-1	K13	Нежилое	данные отсутствуют	4
136 9	50:12:0101103:3443	-1	K14	Нежилое	данные отсутствуют	8.2
137 0	50:12:0101103:3444	-1	K15	Нежилое	данные отсутствуют	8.1
137 1	50:12:0101103:3445	-1	K16	Нежилое	данные отсутствуют	6.5
137 2	50:12:0101103:3446	-1	K17	Нежилое	данные отсутствуют	6.5
137 3	50:12:0101103:3447	-1	K18	Нежилое	данные отсутствуют	7.7
137 4	50:12:0101103:3448	-1	K19	Нежилое	данные отсутствуют	7.5

ДОКУМЕНТ ПОДПИСАН
ЭЛЕКТРОННОЙ ПОДПИСЬЮ

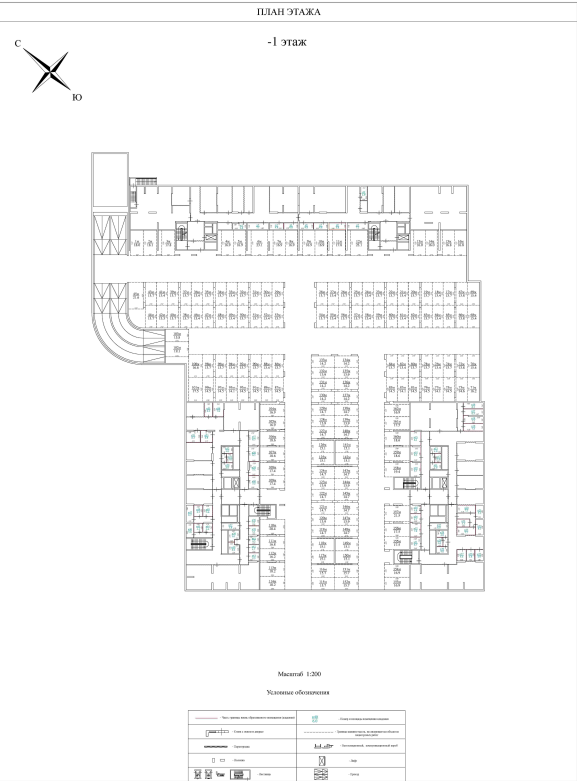
Сертификат: 83997148184797998005552191040001978443
Владелец: ПУБЛИЧНО-ПРАВОВАЯ КОМПАНИЯ
РОСКАДАСТР
Действителен: с 24.12.2025 по 19.03.2027

М.П.

полное наименование должности

инициалы, фамилия

Здание			
вид объекта недвижимости			
Лист № 1361 раздела 8	Всего листов раздела 8: 1939	Всего разделов: 5	Всего листов выписки: 2395
28.06.2026г. № КУВИ-001/2026-81527410			
Кадастровый номер: 50:12:0101103:3030		Номер этажа (этажей): -1	

ПЛАН ЭТАЖА -1 этаж  Масштаб 1:200 Условные обозначения <table border="1"><tr><td>Линия обреза</td><td>Линия раздела</td></tr><tr><td>Линия перегородки</td><td>Линия стены</td></tr><tr><td>Линия двери</td><td>Линия окна</td></tr><tr><td>Линия лестницы</td><td>Линия вентиляционного канала</td></tr><tr><td>Линия радиатора</td><td>Линия отопительного прибора</td></tr><tr><td>Линия сантехнического оборудования</td><td>Линия электропроводки</td></tr><tr><td>Линия связи</td><td>Линия связи</td></tr></table>		Линия обреза	Линия раздела	Линия перегородки	Линия стены	Линия двери	Линия окна	Линия лестницы	Линия вентиляционного канала	Линия радиатора	Линия отопительного прибора	Линия сантехнического оборудования	Линия электропроводки	Линия связи	Линия связи
Линия обреза	Линия раздела														
Линия перегородки	Линия стены														
Линия двери	Линия окна														
Линия лестницы	Линия вентиляционного канала														
Линия радиатора	Линия отопительного прибора														
Линия сантехнического оборудования	Линия электропроводки														
Линия связи	Линия связи														
Масштаб 1:200															

ДОКУМЕНТ ПОДПИСАН ЭЛЕКТРОННОЙ ПОДПИСЬЮ		
полное наименование должности	Сертификат: 83997148184797998005552191040001978443	инициалы, фамилия
	Владелец: ПУБЛИЧНО-ПРАВОВАЯ КОМПАНИЯ «РОСКАДАСТР»	
	Действителен: с 24.12.2025 по 19.03.2027	
	М.П.	