

Здание			
вид объекта недвижимости			
Лист № 92 раздела 7	Всего листов раздела 7: 116	Всего разделов: 5	Всего листов выписки: 2395

28.06.2026г. № КУВИ-001/2026-81527410

Кадастровый номер: 50:12:0101103:3030

152 8	50:12:0101103:3619	-2	K173	Нежилое	данные отсутствуют	6
152 9	50:12:0101103:3621	-2	K174	Нежилое	данные отсутствуют	7.7
153 0	50:12:0101103:3622	-2	K175	Нежилое	данные отсутствуют	4.9
153 1	50:12:0101103:3623	-2	K176	Нежилое	данные отсутствуют	8.4
153 2	50:12:0101103:3624	-2	K177	Нежилое	данные отсутствуют	4.8
153 3	50:12:0101103:3625	-2	K178	Нежилое	данные отсутствуют	5.5
153 4	50:12:0101103:3626	-2	K179	Нежилое	данные отсутствуют	5.3
153 5	50:12:0101103:3627	-2	K180	Нежилое	данные отсутствуют	4
153 6	50:12:0101103:3628	-2	K181	Нежилое	данные отсутствуют	8.2
153 7	50:12:0101103:3629	-2	K182	Нежилое	данные отсутствуют	5.3
153 8	50:12:0101103:3630	-2	K183	Нежилое	данные отсутствуют	8.2
153 9	50:12:0101103:3632	-2	K184	Нежилое	данные отсутствуют	3
154 0	50:12:0101103:3633	-2	K185	Нежилое	данные отсутствуют	6.7
154 1	50:12:0101103:3634	-2	K186	Нежилое	данные отсутствуют	6.2
154 2	50:12:0101103:3635	-2	K187	Нежилое	данные отсутствуют	6.3
154 3	50:12:0101103:3636	-2	K188	Нежилое	данные отсутствуют	6.3
154 4	50:12:0101103:3637	-2	K189	Нежилое	данные отсутствуют	7.3

ДОКУМЕНТ ПОДПИСАН
ЭЛЕКТРОННОЙ ПОДПИСЬЮ

Сертификат: 83997148184797998005552191040001978443
Владелец: ПУБЛИЧНО-ПРАВОВАЯ КОМПАНИЯ
РОСКАДАСТР
Действителен: с 24.12.2025 по 19.03.2027

М.П.


полное наименование должности

инициалы, фамилия

Здание			
вид объекта недвижимости			
Лист № 1538 раздела 8	Всего листов раздела 8: 1939	Всего разделов: 5	Всего листов выписки: 2395
28.06.2026г. № КУВИ-001/2026-81527410			
Кадастровый номер: 50:12:0101103:3030		Номер этажа (этажей): -2	

ПЛАН ЭТАЖА

-2 этаж

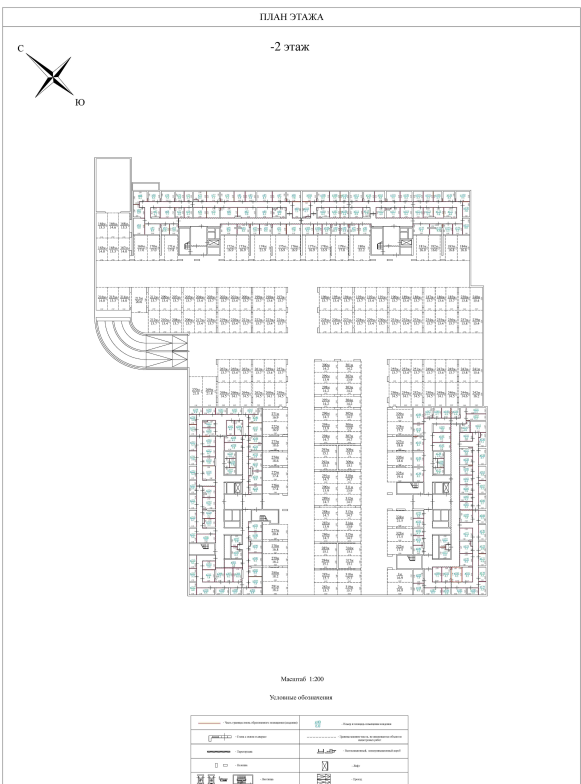

Масштаб 1:200

Условные обозначения

Стена, перегородка	Дверь	Окно	Лестница	Вход
Столб	Труба	Вентиляция	Счетчик	Средства пожаротушения
Средства связи	Средства сигнализации	Средства видеонаблюдения	Средства отопления	Средства кондиционирования
Средства электроснабжения	Средства водоснабжения	Средства канализации	Средства вентиляции	Средства кондиционирования

Масштаб 1:200

ДОКУМЕНТ ПОДПИСАН
ЭЛЕКТРОННОЙ ПОДПИСЬЮ

Сертификат: 83997148184797998005552191040001978443
Владелец: ПУБЛИЧНО-ПРАВОВАЯ КОМПАНИЯ
РОСКАДАСТР
Действителен: с 24.12.2025 по 19.03.2027

ПОДПИСЬ
М.П.

полное наименование должности	инициалы, фамилия
-------------------------------	-------------------